



## O Z N Á M E N Í

Oznamujeme všem vlastníkům a nájemcům pozemků ve městě Klatovy, že v termínu

**březen/2019 – červen/2019**

bude v této oblasti prováděna

**stavba, která řeší připojení stávajícího odběrného  
místa a pokládku kabelu NN, dle projektu  
vypracovaného společností  
ENERGO Dobříš s.r.o.**

Montáž bude provádět firma OMEXOM GA Energo, s.r.o.,  
Na Střílně 1929/8, 323 00 Plzeň - Bolevec,  
tel.: 373303184, fax.: 377542385.

IČO: 49196812 DIČ: CZ-49196812

Společnost je zapsaná v obch.rejstříku u Krajského soudu  
v Plzni, odd.C a vl.4355

Oznámení je v souladu se zákonem č.458/2000Sb., novelizován  
z.č.670/2004.

Případná majetková újma na nemovitostech a porostech bude  
nahrazena dle téhož zákona.

OMEXOM GA Energo s.r.o.  
Na Střílně 1929/8, Bolevec, 323 00 Plzeň  
IČ: 49196812 • DIČ: CZ49196812  
Tel.: 373 303 111

93

► OMEXOM GA Energo s.r.o.  
Na Střílně 1929/8  
323 00 Plzeň-Bolevec  
T +420 373 303 111, [www.gaenergo.cz](http://www.gaenergo.cz)

Hl. sídlo: Plzeň - Obchodní rejstřík: IČ 49196812, odd. C, vl. 4355, Krajský soud v Plzni  
Jednatelé: Zdeněk Židek - Václav Hubač - Ing. Aleš Uldřich




NEJMENŠÍ DOVOLENÉ KRYTÍ  
DLE ČSN 73 6005:

SILOVÉ KABELY	NEJMENŠÍ KRYTÍ V m		
	chodník	vozovka	volný terén
do 1kV	0,35	1,00	0,35/0,70*)

\*) kabely bez ochrany proti mechanickému poškození.

**Klatovy**  
k.ú. Klatovy 665797

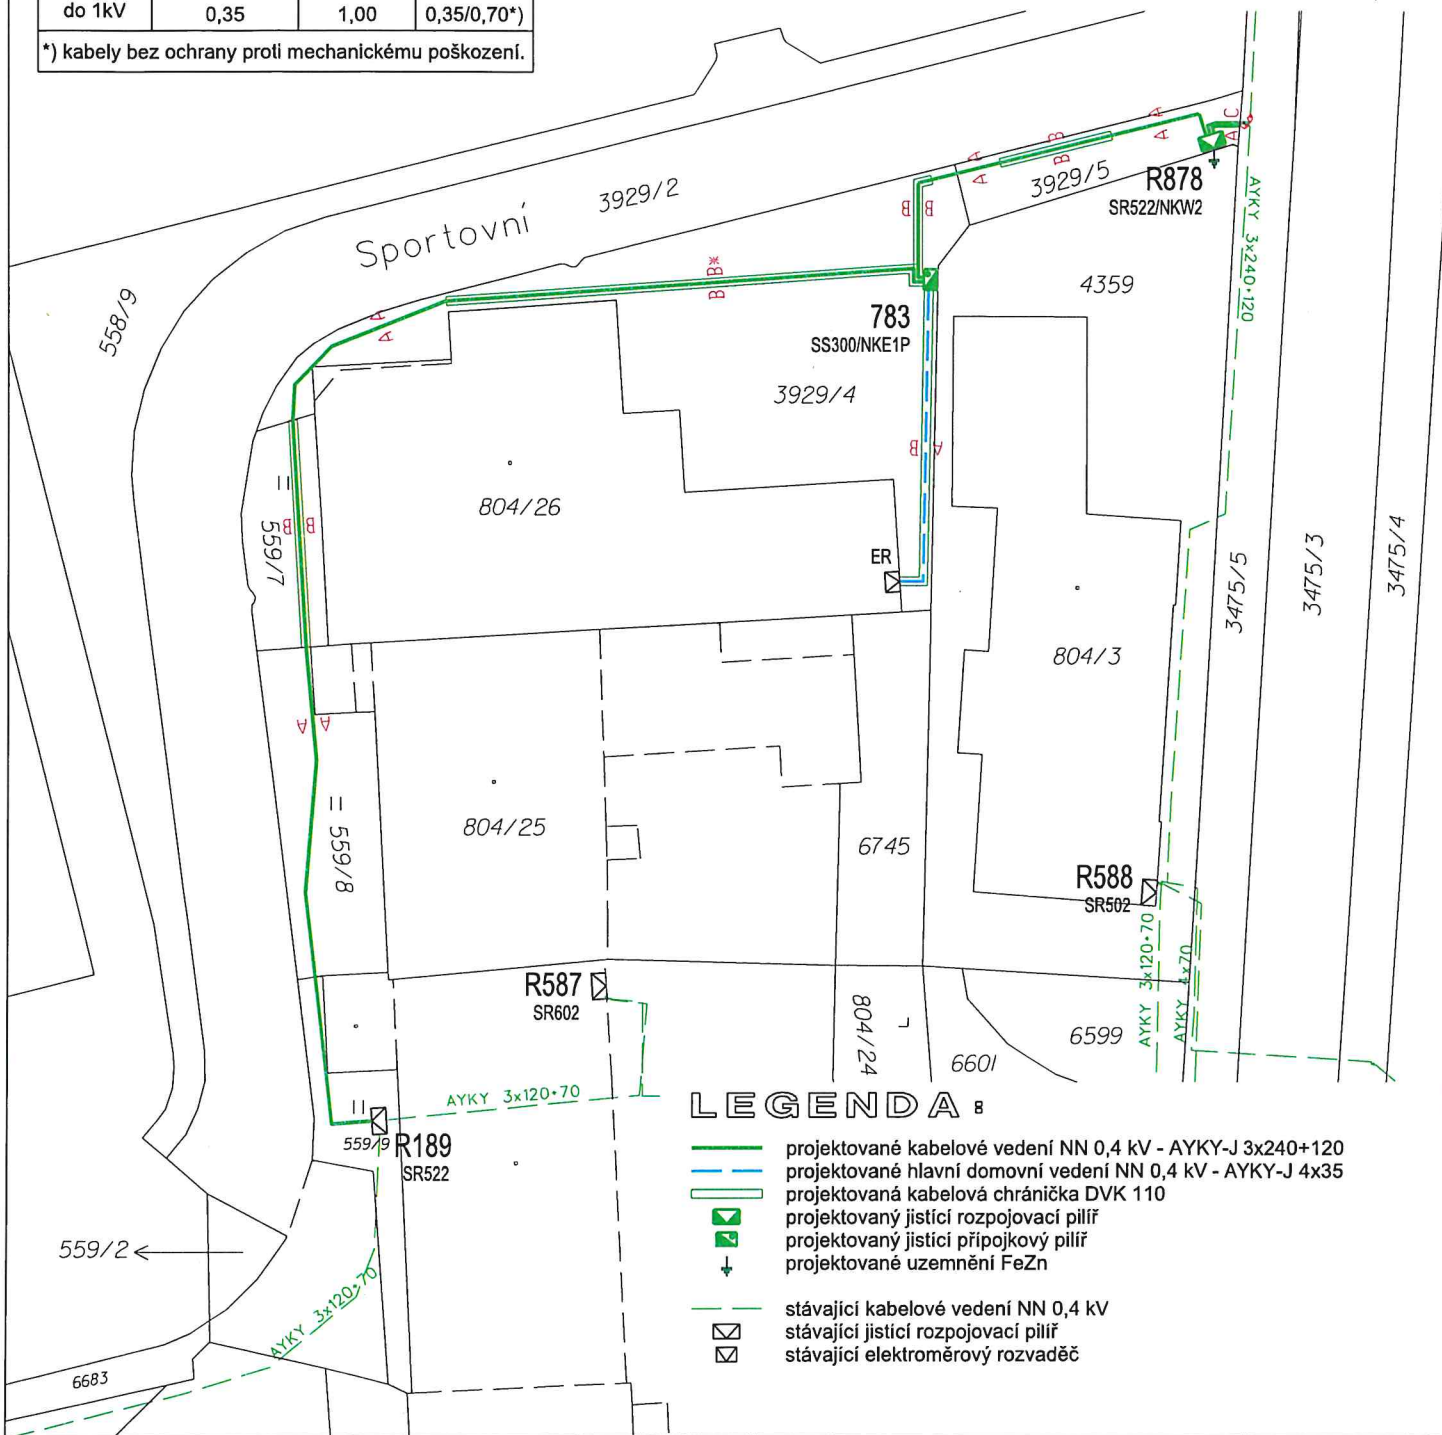

**LEGENDA**

- projektované kabelové vedení NN 0,4 kV - AYKY-J 3x240+120
- projektované hlavní domovní vedení NN 0,4 kV - AYKY-J 4x35
- projektovaná kabelová chránička DVK 110
- projektovaný jističí rozpojovací pilíř
- projektovaný jističí přípojkový pilíř
- projektované uzemnění FeZn
- stávající kabelové vedení NN 0,4 kV
- stávající jističí rozpojovací pilíř
- stávající elektroměrový rozvaděč

		Guldenerova 2577/17 326 00 Plzeň tel. : 326 531 620		E-mail : krivanek@energon.cz http://www.energon.cz IČ: 25727362 DIČ: CZ25727362		Zakázka číslo: <b>PS 9987</b>	
Okres: Klatovy		Město: Klatovy		Číslo stavby ČEZ Distribuce, a. s.: IV-12-0013212		Vypracoval: Ing. <b>Roman ŠRÁMEK</b> Zodp. projektant: Ing. <b>Roman ŠRÁMEK</b> Kontroloval: Ing. <b>Roman ŠRÁMEK</b> Jednání: Hana Pavelková	
Stavba: <b>Klatovy,</b> Sportovní 783 - NN							
Výkres č.: 1		Situace v katastrální mapě				Datum: 5.2018	
Objednatel: ČEZ Distribuce, a. s. Teplická 874/8 405 02 Děčín IV - Podmokly		IČ: 24729035 DIČ: CZ24729035		Měřítko: 1: 500		Stupeň: DUR/DPS Paré číslo:	